



PLANTA BAIXA

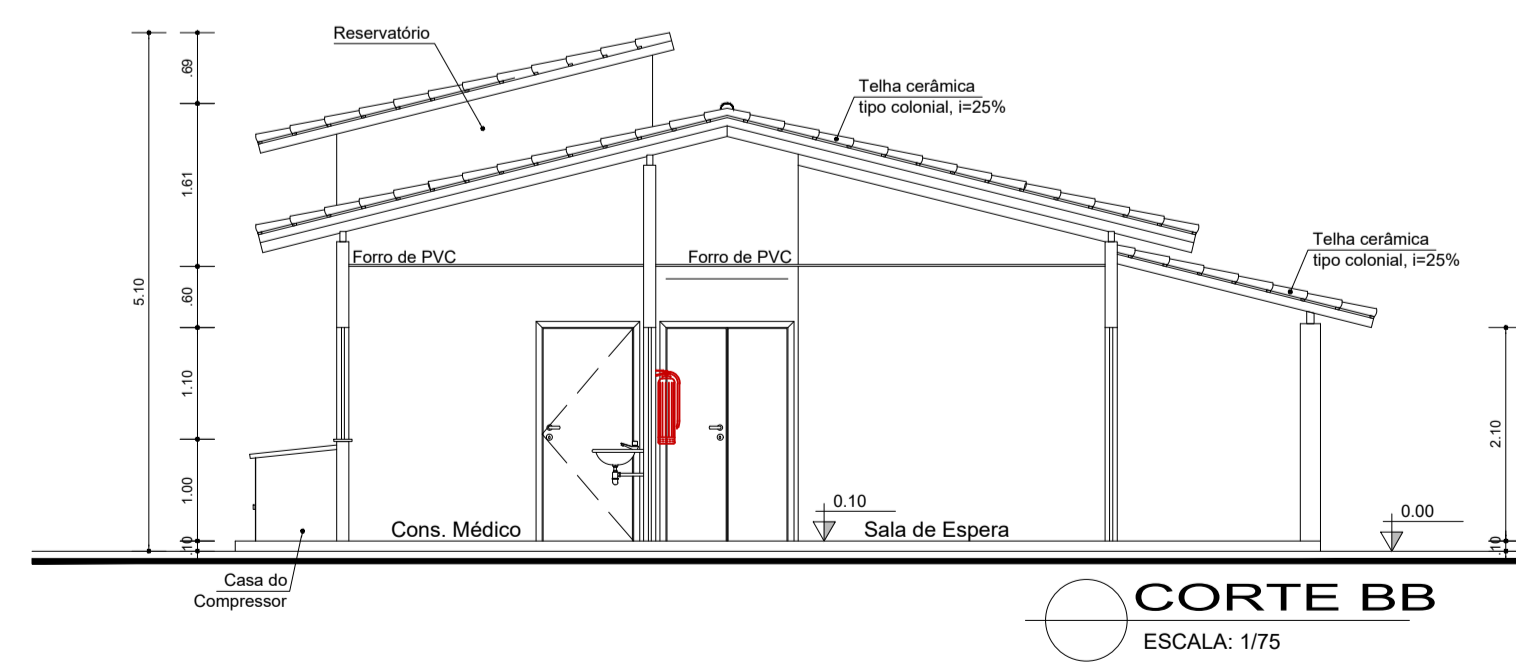

CORTE BB  
ESCALA: 1/75

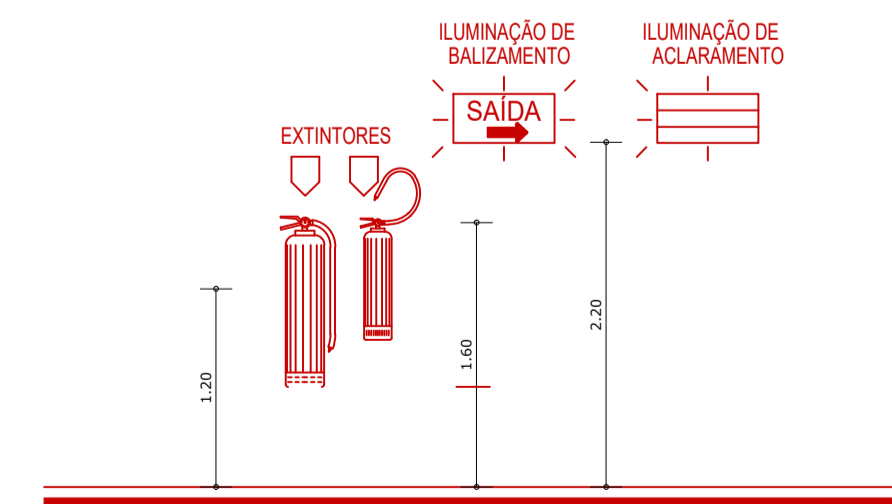

DETALHE DOS DISPOSITIVOS DE PROTEÇÃO CONTRA INCÊNDIO SEM ESCALA

LEGENDA

PROTEÇÃO CONTRA INCÊNDIO E PÂNICO

EXTINTORES


- ÁGUA PRESSURIZADA - CAP. 10 Litros
- DIÓXIDO DE CARBONO - CAP. 6Kg
- PÓ QUÍMICO SECO - CAP. 4Kg

ILUMINAÇÃO

- ILUMINAÇÃO DE EMERGÊNCIA (ACLARAMENTO)
- ILUMINAÇÃO DE EMERGÊNCIA (BALIZAMENTO)

SISTEMA PASSIVO

- SAÍDA INDICAÇÃO DA SAÍDA DE EMERGÊNCIA DIMENSÕES L=2H (158x316mm)
- S2 INDICAÇÃO DO SENTIDO (ESQUERDA OU DIREITA) DE UMA SAÍDA DE EMERGÊNCIA - DIMENSÕES L=2H (158x316mm)

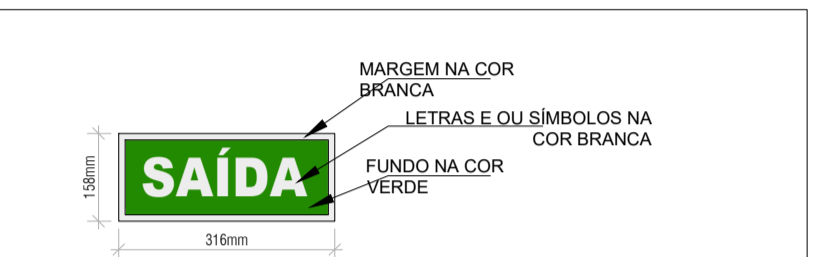

DETALHE PLACAS DE SINALIZAÇÃO (FOTOLUMINESCENTE)

REVISÃO	DESCRIÇÃO	DATA	DESENHO	VERIF.	APROV.
02					
01	EMIÇÃO INICIAL	MAIO 2021	RENILCE	RENILCE	JORGE

OBSERVAÇÕES:

1. MEDIDAS EM METRO.
2. TODAS AS MEDIDAS E QUANTIDADES SEVERÃO SER CONFERIDAS NA OBRA ANTES DE QUALQUER PROCEDIMENTO DE FABRICAÇÃO.
3. DIREITOS AUTORAIS RESERVADOS. ESTE PROJETO NÃO PODERÁ SER REPRODUZIDO OU MODIFICADO (TOTAL OU EM PARTES) SEM A EXPRESSA AUTORIZAÇÃO DOS AUTORES.

**UPB** UNIÃO DOS MUNICÍPIOS DA BAHIA  
COORDENAÇÃO DE ENGENHARIA E ARQUITETURA

PROJETO: PROJETO INDICATIVO DE INSTALAÇÃO DOS EQUIPAMENTOS DE SEGURANÇA  
**UBS / SESAB**

PRANCHIA: Planta Baixa, Corte e Detalhes  
Renilce Almeida  
Arquiteta e Urbanista  
CAU-A111849-8

ARQUITETO	CAU	DESENHO	FOLHA
RENILCE ALMEIDA	A111849-8	RENILCE ALMEIDA	
DATA	NÚMERO DE PROJETO	PROJETO REFERÊNCIA	
OUT 2021	SEG-256/21		
ESCALA			
1/75			<b>01/01</b>