
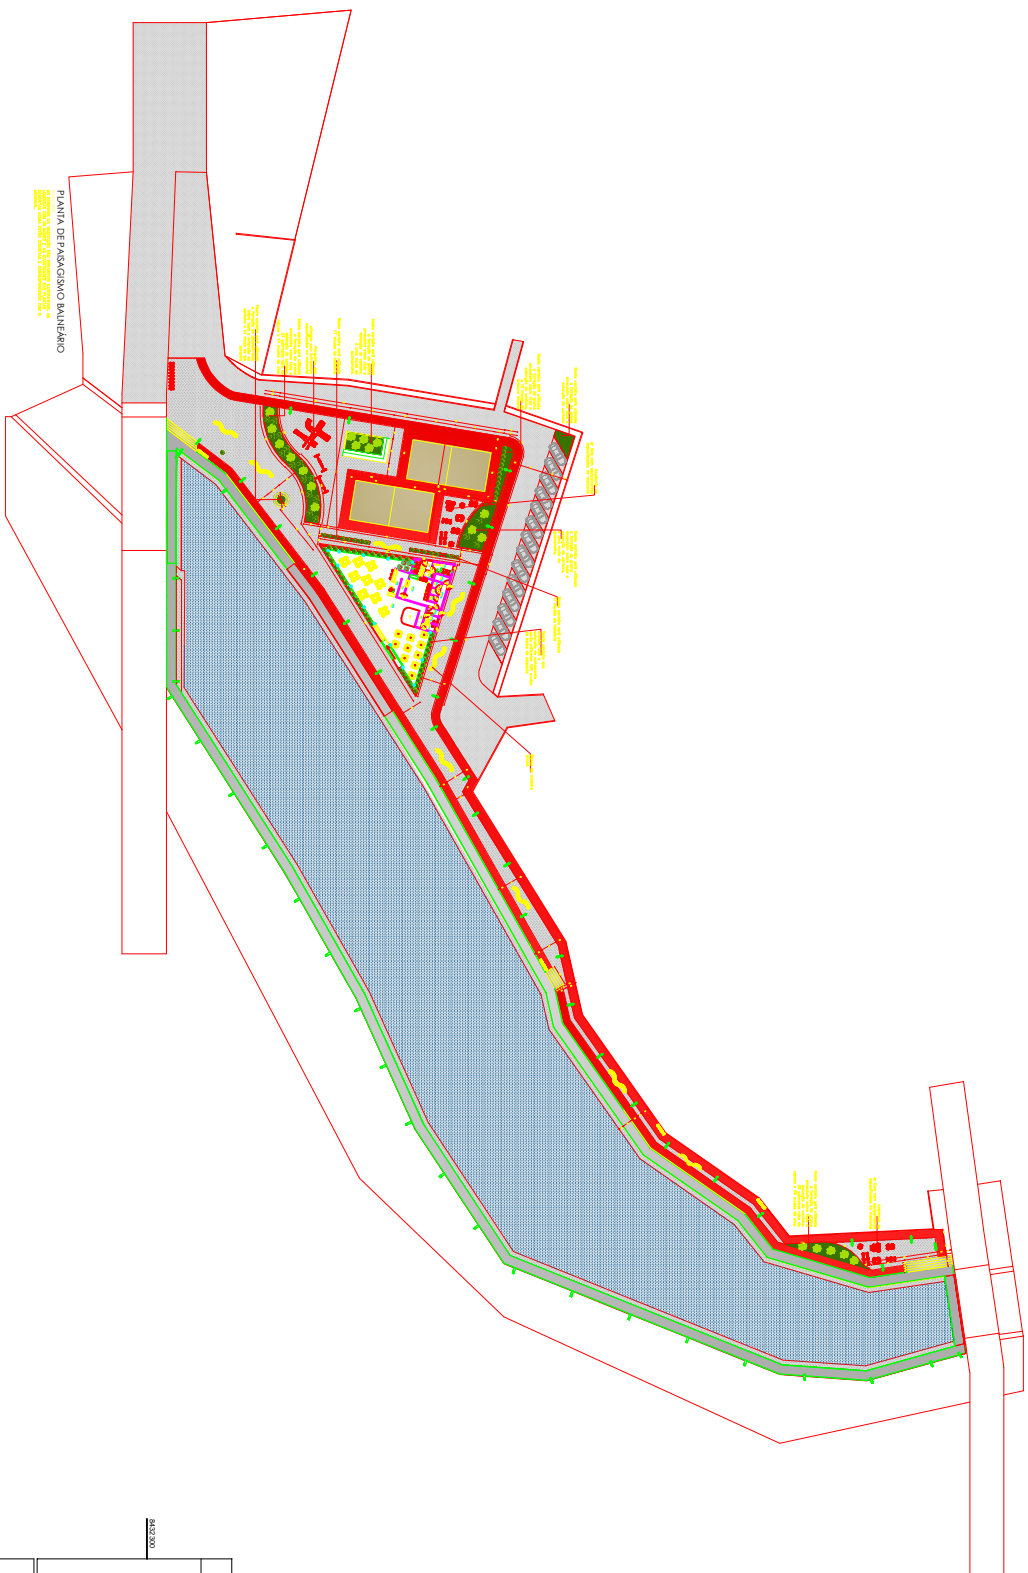
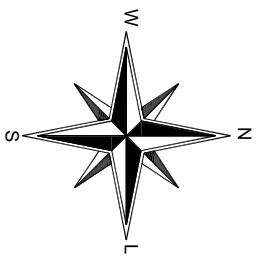


QUANTITATIVOS		
DESCRIÇÃO	UN	QNT
TE. PVC, SOLDÁVEL, DN 25MM	LN	10
LUVA DE REDUÇÃO, PVC, SOLDÁVEL, DN 32MM X25MM	LN	5
LUVA DE REDUÇÃO, PVC, SOLDÁVEL, DN 40MM X32MM	LN	5
TE. PVC, SOLDÁVEL, DN 40MM	LN	8
JOELHO 90 GRAUS, PVC, SOLDÁVEL, DN25MM	LN	8
JOELHO 90 GRAUS COM BUCHA DE LATAO, PVC, SOLDÁVEL, DN 38MM X 3/4	LN	10
JOELHO 90 GRAUS, PVC, SOLDÁVEL, DN40MM	LN	4
CAIXA D'ÁGUA EM POLIETILENO, 2000 LITROS	LN	2
TUBO, PVC, SOLDÁVEL, DN 40MM	M	8,5
TUBO, PVC, SOLDÁVEL, DN 25MM	M	40,5
TUBO, PVC, SOLDÁVEL, DN 32 MM	M	10
ADAPTADOR COM FLANGE E ANEL DE VEDAÇÃO, PVC, SOLDÁVEL, DN 40 MM X 1 1/4	LN	2
TORNEIRA DE BOIA PARA CAIXA D'ÁGUA	LN	2
ADAPTADOR COM FLANGE E ANEL DE VEDAÇÃO, PVC, SOLDÁVEL, DN 32 MM X 1	LN	2
TUBO, PVC, SOLDÁVEL, DN 20MM	M	20,75
JOELHO 90 GRAUS, PVC, SOLDÁVEL, DN20MM	LN	8
JOELHO 90 GRAUS, PVC, SOLDÁVEL, DN32MM	LN	4
LUVA COM BUCHA DE LATAO, PVC, SOLDÁVEL, DN20MM X1/2	LN	2
REGISTRO DE GAVETA BRUTO, LATAO, ROSCÁVEL, 1 1/4"	LN	5
REGISTRO DE GAVETA BRUTO, LATAO, ROSCÁVEL, 1"	LN	2
REGISTRO DE ESFERA, PVC, ROSCÁVEL, COM VOLANTE, 1 1/4"	LN	4
REGISTRO DE GAVETA BRUTO, LATAO, ROSCÁVEL, 1/2"	LN	1


 RODRIGO DE OLIVEIRA BANDEIRA
 ENGENHEIRO CIVIL
 CREA/GO 1015090273/D



PLANTA DE PAISAJISMO BAÑERINO




PAISAJISMO		IN LÍNEA	
Ubicación:	Provincia Municipal de Feria de Coors	Escala:	1:750
Municipio:	Coors	Fecha:	22/03/2022
Cantón:	Carmena		
Estado:	Ecuador		
Proyecto:	PAISAJISMO BAÑERINO		

PROYECTA TOPOGRAFIA
 Ing. Juan Carlos Rodríguez
 C.O.T. 1710000120

ASISTENTE
 Ing. Juan Carlos Rodríguez
 C.O.T. 1710000120

	REJILLA DE REJILLA ELÉCTRICA	LEGENDA
	ALICATADO	
	CERCA DE AVANUE LINDAFRANCO	
	MANEJO DE DRENAJE	
	PAVIMENTO SUPERFICIE	

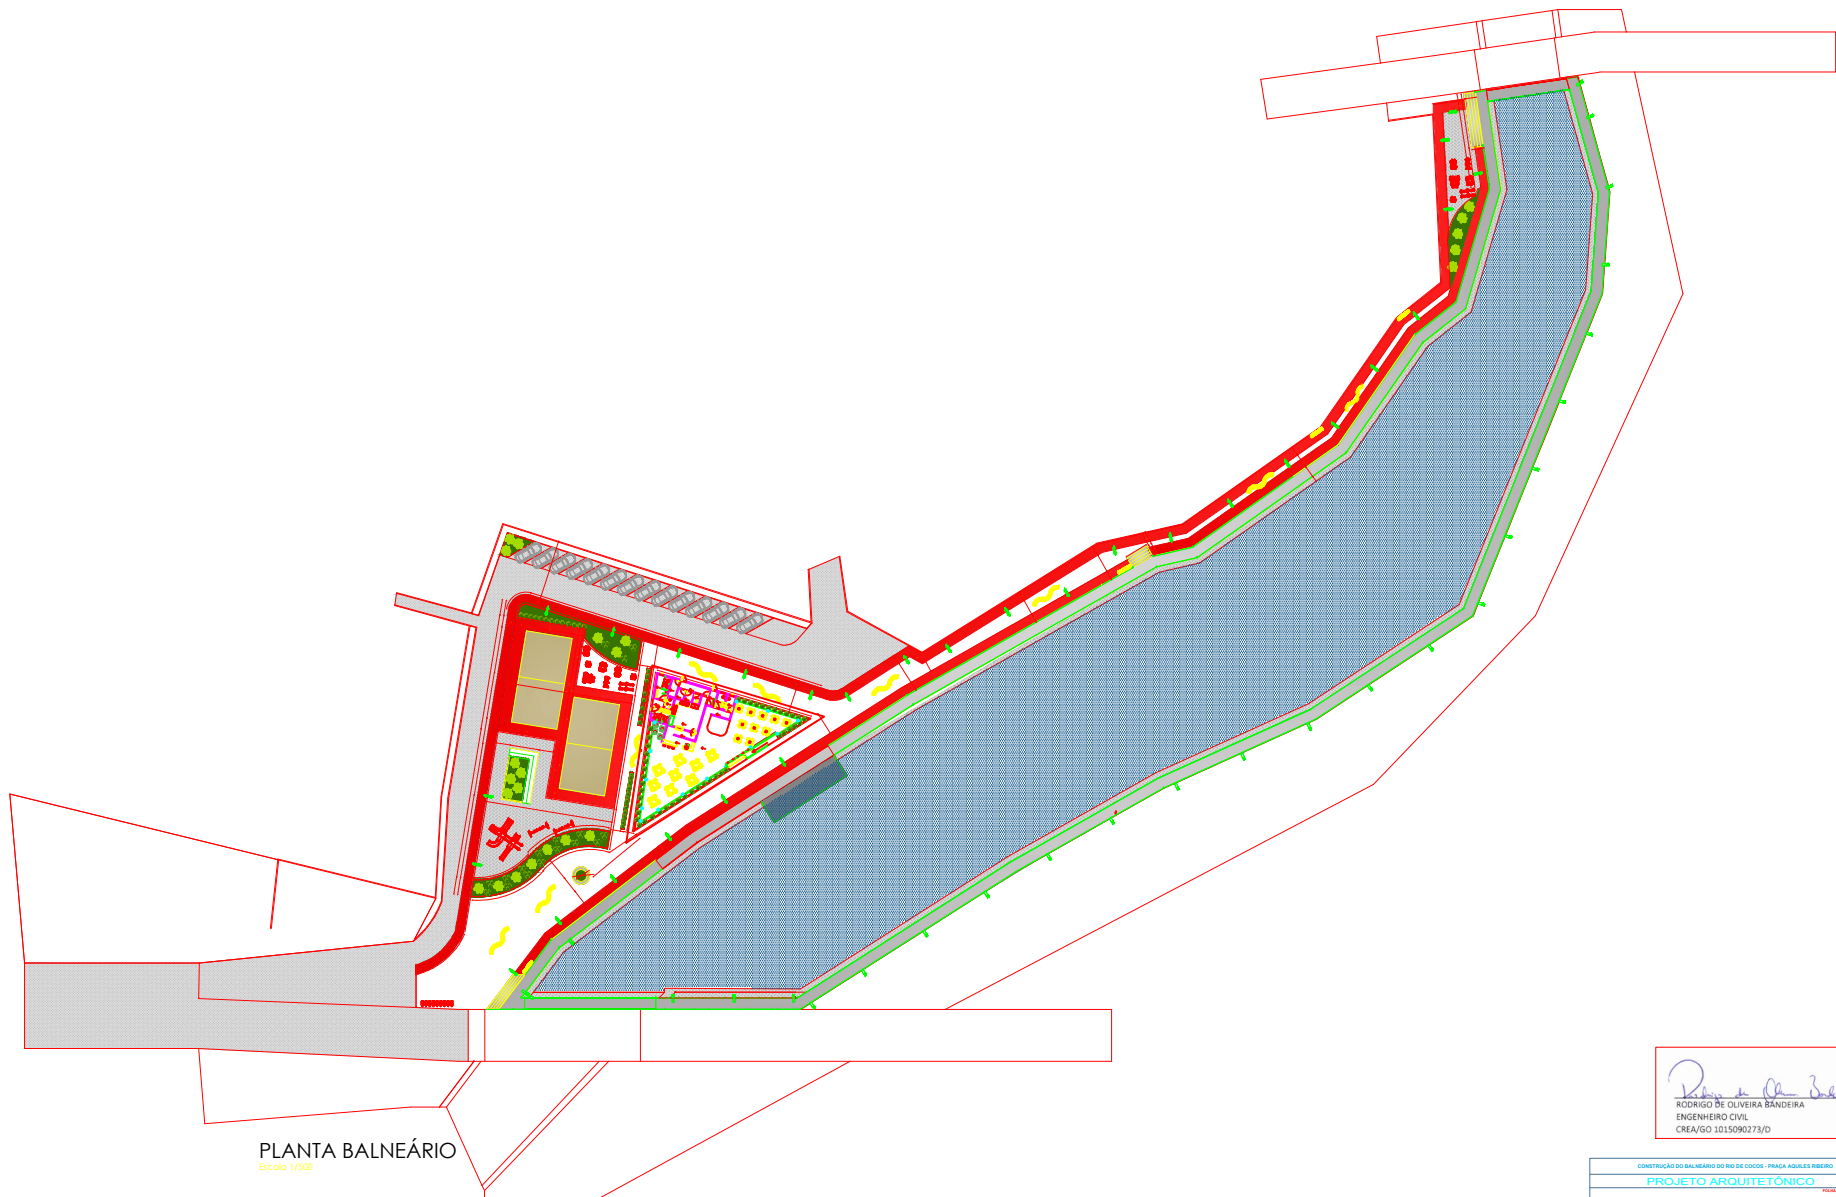


PLANTA BALNEÁRIO
Escala 1/500

Rodrigo de Oliveira Bandeira
RODRIGO DE OLIVEIRA BANDEIRA
ENGENHEIRO CIVIL
CREA/GO 1015090373/D

CONSTRUÇÃO DO BALNEÁRIO DO RIO DE DOZOS - PRAÇA ADOLFO RIBEIRO			
PROJETO ARQUITETÔNICO			PLANTA
PLANTA BAIXA			ARQ.-01
			01/01
PROJETO	PROJETO	PROJETO	PROJETO
PROJETO	PROJETO	PROJETO	PROJETO


DESCRIÇÃO	QUANT.	UNID.	SÍMBOLO
Baloiço - Labirinto (tepa-tepa)	01	UNID.	⊙
Baloiço - Caramelo	01	UNID.	⊙
Baloiço - Escada Horizontal com tela	01	UNID.	⊙
Baloiço - Caverna do dragão	01	UNID.	⊙
Baloiço - Escada Horizontal com tela	01	UNID.	⊙
Baloiço - Gangorra Dupla	01	UNID.	⊙
Baloiço - Carruagem	01	UNID.	⊙
Baloiço - Escorregadeira	01	UNID.	⊙
Baloiço - Balanço Duplo	01	UNID.	⊙
Baloiço - Jockey pequeno	01	UNID.	⊙
Baloiço - Jipão	01	UNID.	⊙

DESCRIÇÃO	QUANT.	UNID.	SÍMBOLO
ALONGADOR	02	UNID.	⊙
RESSOZ TRIPLO	02	UNID.	⊙
MULTIEXERCITADOR	02	UNID.	⊙
PRESSÃO DE PERNAS TRIPLO	02	UNID.	⊙
ROTAÇÃO DIAGONAL DUPLA	02	UNID.	⊙
VENTRAL DUPLA	02	UNID.	⊙
SURF DUPLA	02	UNID.	⊙
SIMULADOR DE REMO INDIVIDUAL	02	UNID.	⊙
SIMULADOR CAVALGADA TRIPLO	01	UNID.	⊙
SIMULADOR CAMINHADA TRIPLO	01	UNID.	⊙
PLACA DE ORIENTAÇÃO	01	UNID.	⊙

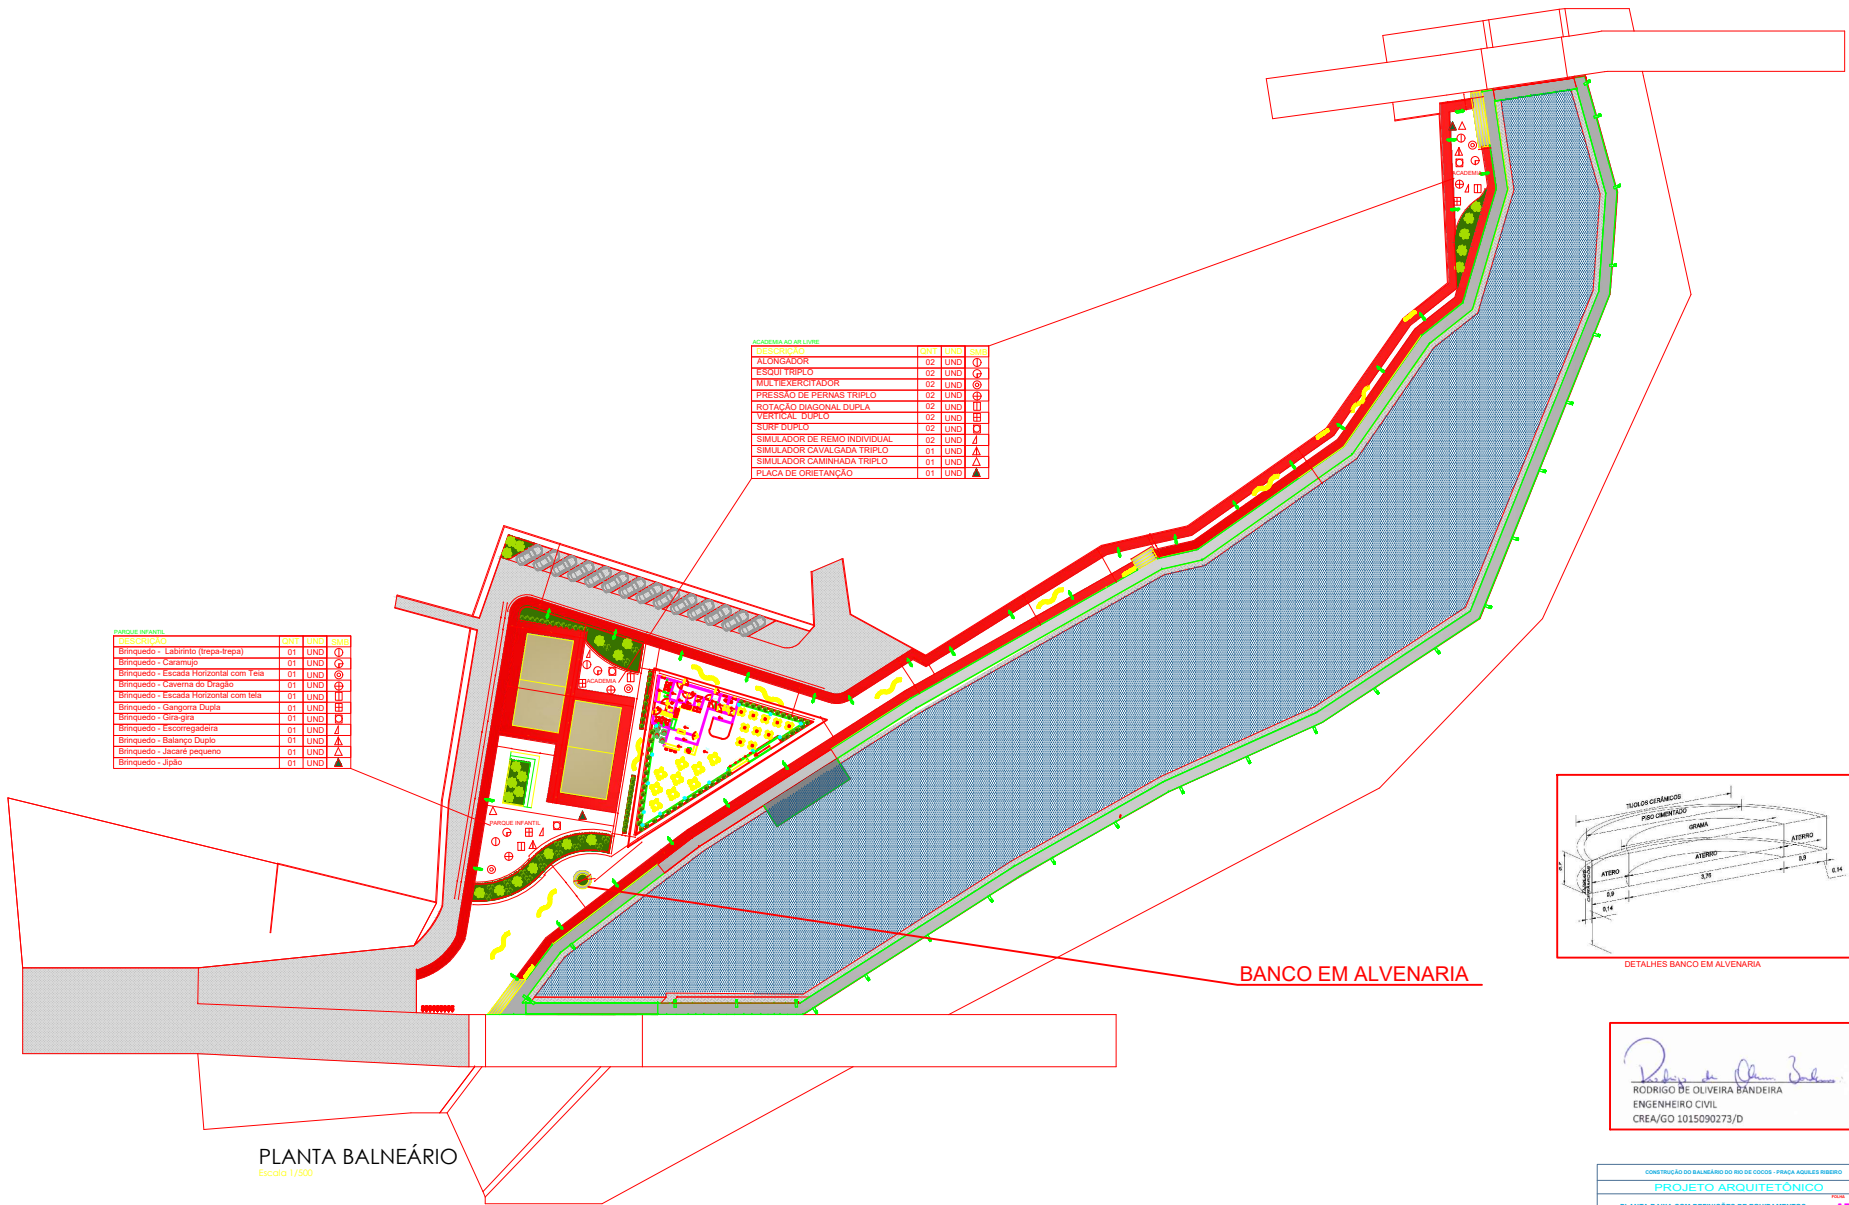

PLANTA BALNEÁRIO
Escala 1/500

BANCO EM ALVENARIA

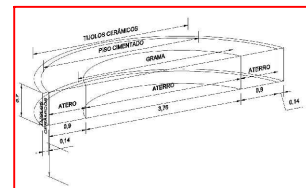

DETALHES BANCO EM ALVENARIA

Rodrigo de Oliveira Bandeira
RODRIGO DE OLIVEIRA BANDEIRA
ENGENHEIRO CIVIL
CREA/GO 1015030273/D

CONSTRUÇÃO DO BALNEÁRIO DO RIO DE COCOS - PRAÇA AGUILES RIBEIRO			
PROJETO ARQUITETÔNICO			
PLANTA BAIXA COM DEFINIÇÕES DE EQUIPAMENTOS	ARQ-02		
01/01			
PROJ. ARQUITET.:	PROJ. ELÉTR.:	PROJ. MÓBIL. E MOBIL.:	PROJ. PAVIM.: